




PROYECTO	CONSTRUCCIÓN PUESTO DE SALUD ALDEA AGUA CALIENTE EL CHOL, BAJA VERAPAZ
CONTENIDO	TOPOGRAFIA Y SECCIONES
UBICACIÓN	ALDEA AGUA CALIENTE EL CHOL, BAJA VERAPAZ, GUATEMALA
NO. DE PROYECTO	NO. DE PLAZADOR



REFERENCIA

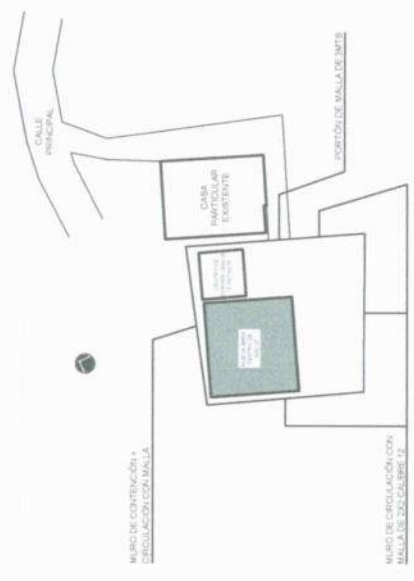


REFERENCIA

PLANTA TOPOGRAFICA + CURVAS DE NIVEL






SECCIONES DEL TERRENO

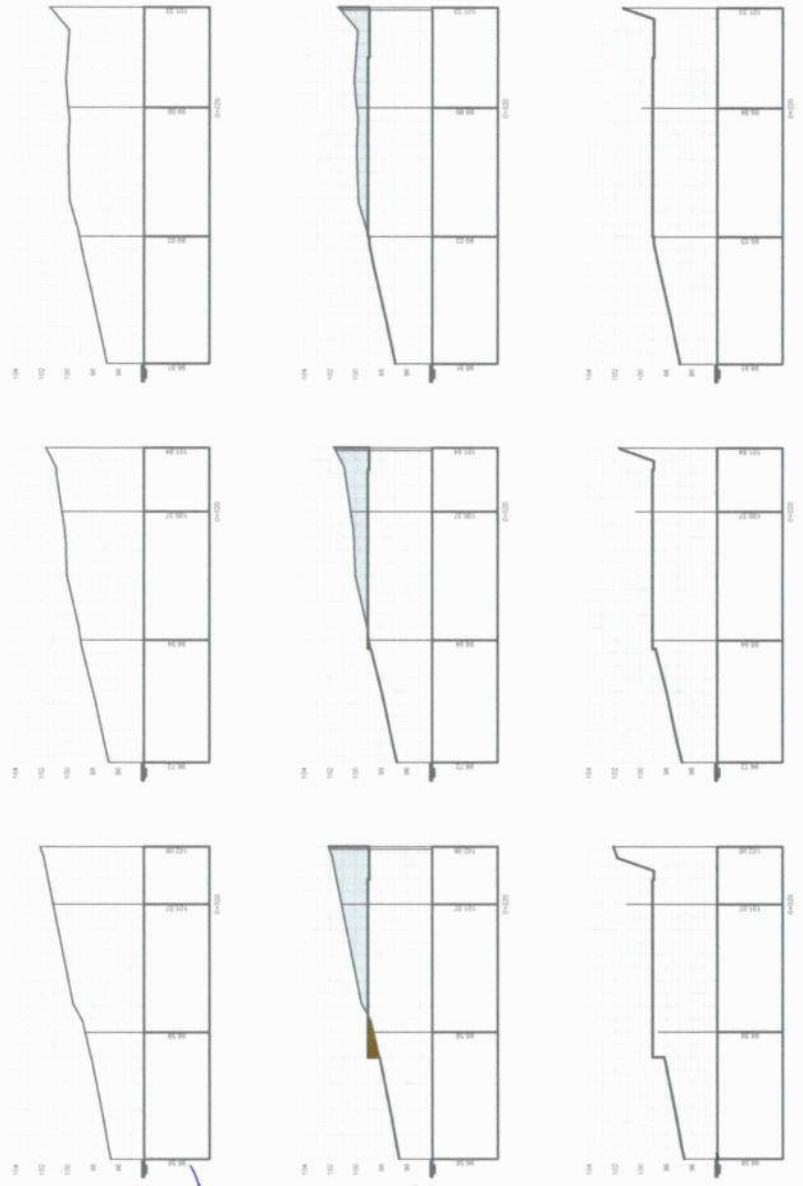



COL.: 11.822
 INGENIERO CIVIL
 Juan Pablo...
 Juan Pablo...



[Handwritten signature in blue ink]

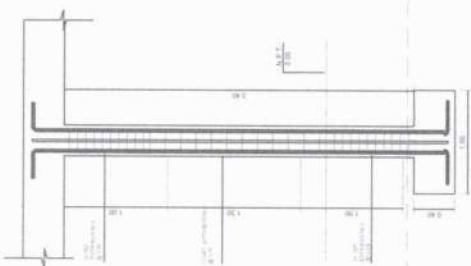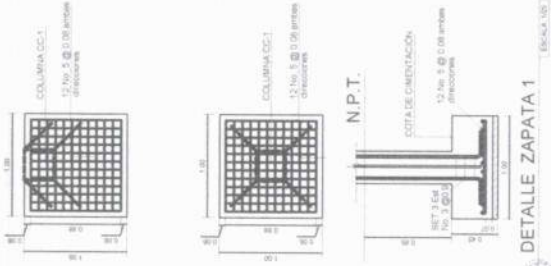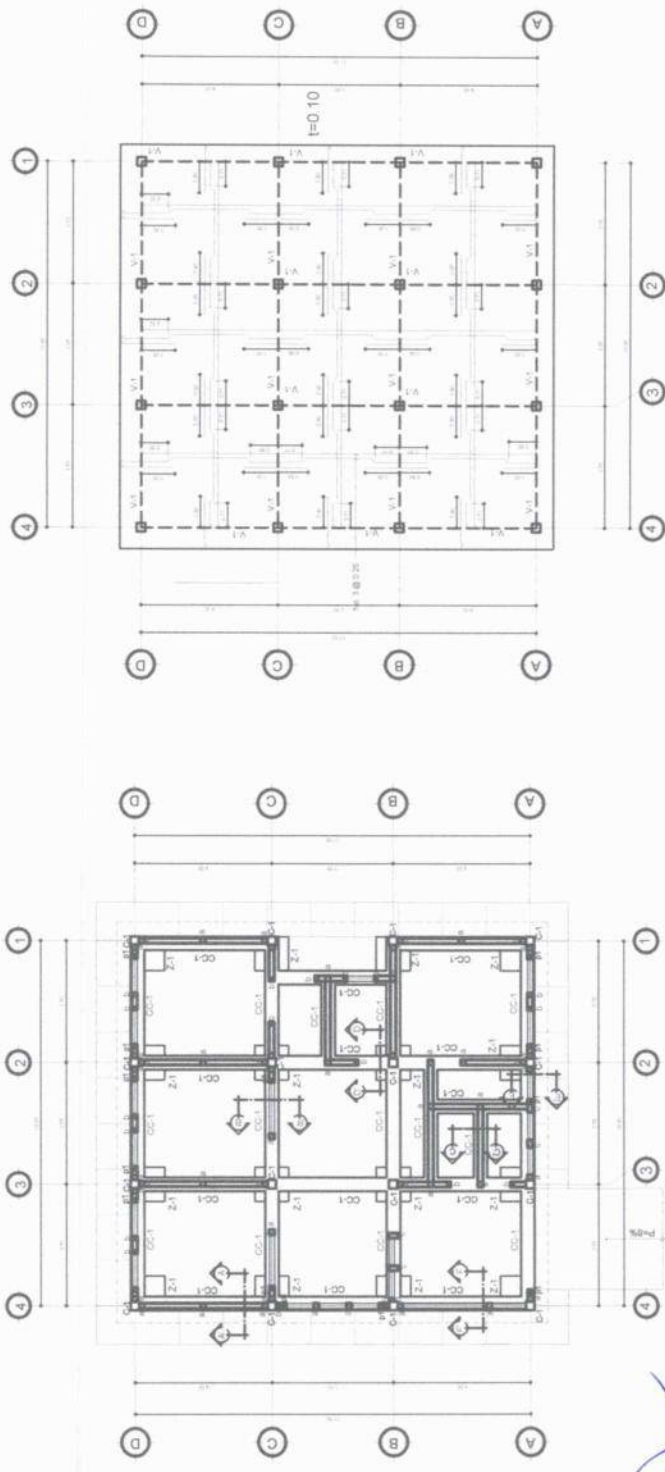

PLANTA ARMADO LOSA

 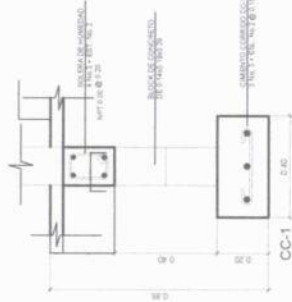

DETALLE CIMIENTO

DETALLE SOLERAS

DETALLE LONGITUDINAL COLUMNA C-1



DETALLE VIGA V-1

PROYECTO

CONSTRUCCIÓN PUESTO DE SALUD ALDEA AGUA CALIENTE EL CHOL, BAJA VERAPAZ

CONTENIDO

PLANTA DE CIMENTACIÓN Y COLUMNAS ZAPATAS Y VIGAS

SECCIÓN

ALDEA AGUA CALIENTE EL CHOL, BAJA VERAPAZ


NO. DE PROYECTO

NO. DE PLANO




Juan Carlos Mungo
INGENIERO CIVIL
COL: 41822



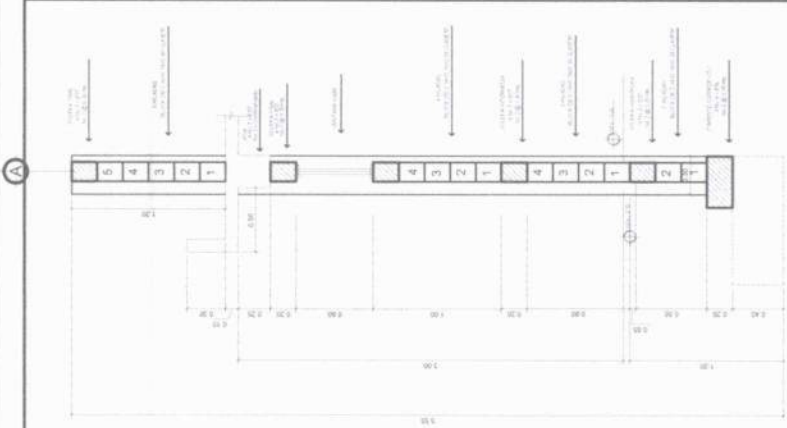


CORTE A - A

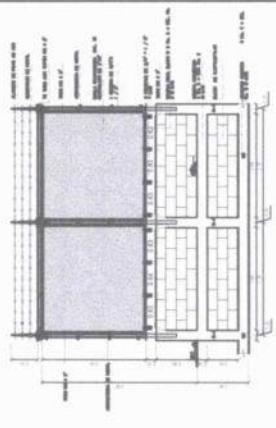


CORTE E - E

DETALLE MURO CIRCULACION


CORTE MIURO PERIMETRAL

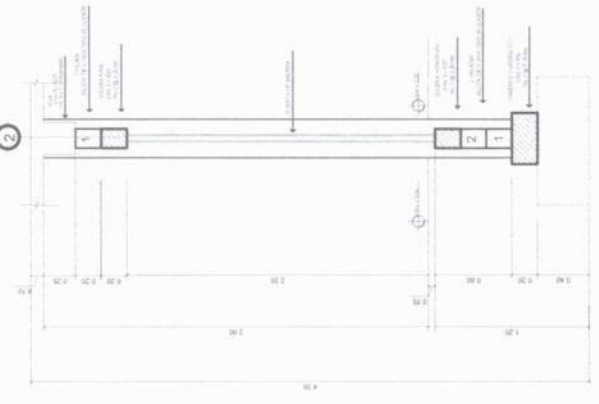


CORTE D - D

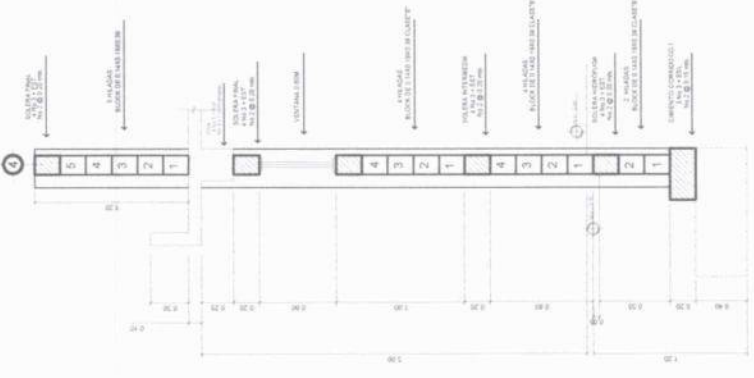

CORTE F - F

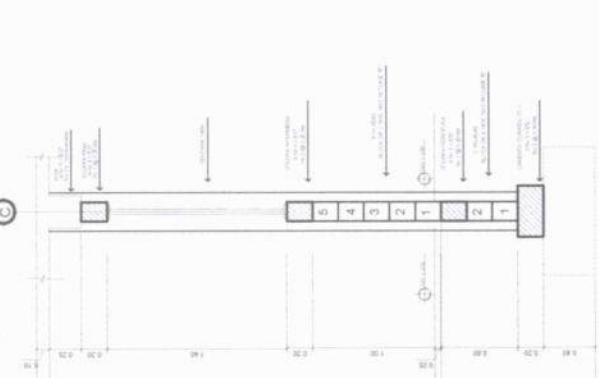

CORTE B - B

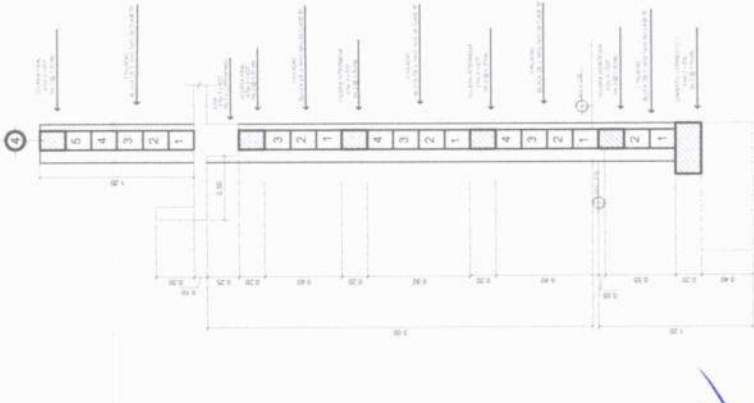

CORTE A - A



CORTE C - C

INGENIERO CIVIL

Juan Pablo Mengo


32

001.00


ALCALDIA MUNICIPAL - DEPTO. BAJA VERAPAZ - EL CHOL

SANTA CRUZ


Handwritten signature in blue ink.

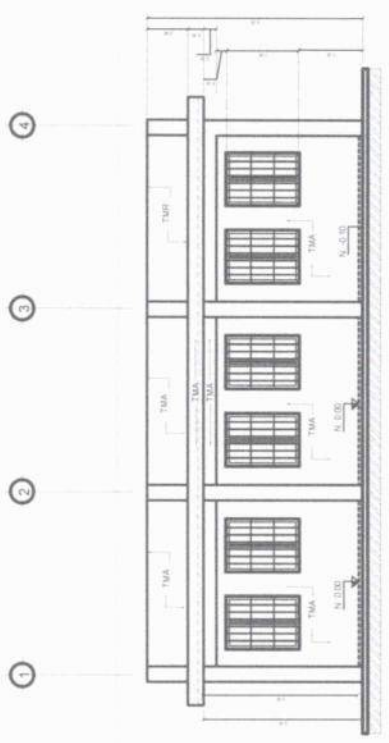


ELEVACIÓN 2
ESCALA 1/50

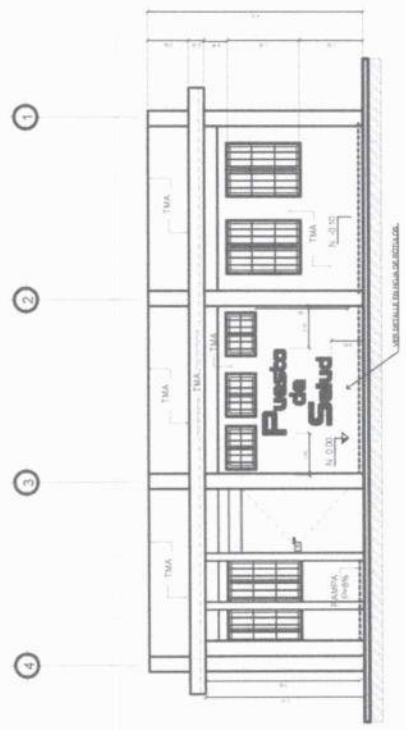


ELEVACIÓN 1
ESCALA 1/50

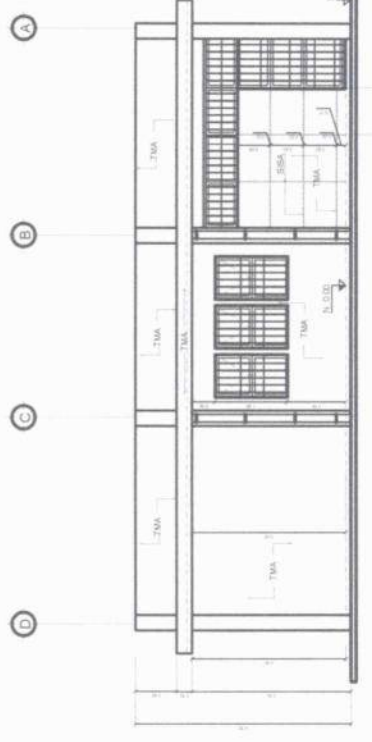


ELEVACIÓN 4
ESCALA 1/50

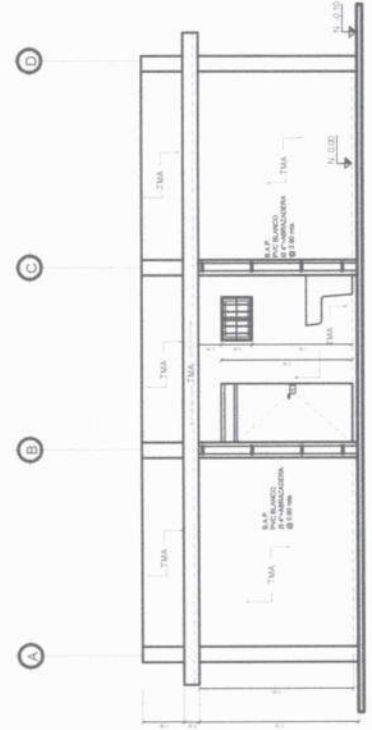

ELEVACIÓN 3
ESCALA 1/50

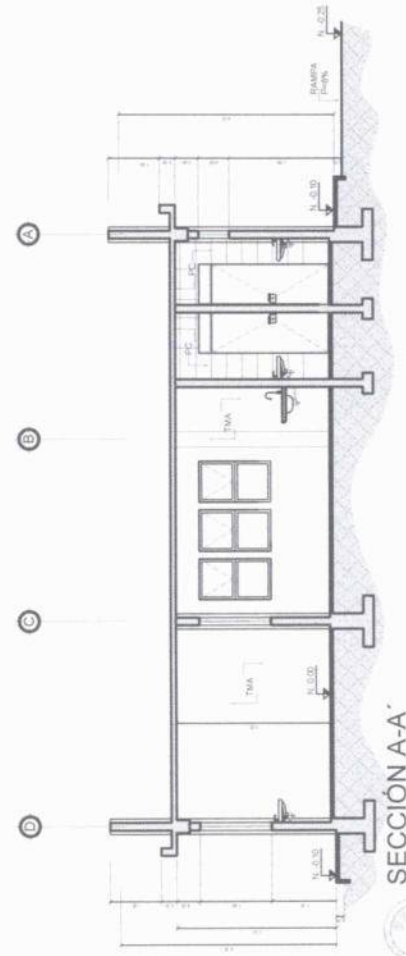

SECCIÓN A-A
ESCALA 1/50

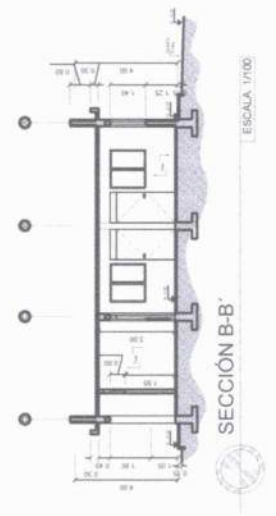



SECCIÓN B-B
ESCALA 1/100

PROYECTO	CONSTRUCCIÓN PUESTO DE SALUD ALDEA AGUA CALIENTE EL CHOL, BAJA VERAPAZ
CONTENIDO	ELEVACIONES Y SECCIONES
UBICACION	ALDEA AGUA CALIENTE EL CHOL, BAJA VERAPAZ
ELABORADO POR	Ing. Juan Pablo...
VERIFICADO POR	Ing. Juan Pablo...




Ing. Juan Pablo...
Ingeniero Civil
C.C. No. 10.000



[Handwritten signature in blue ink]

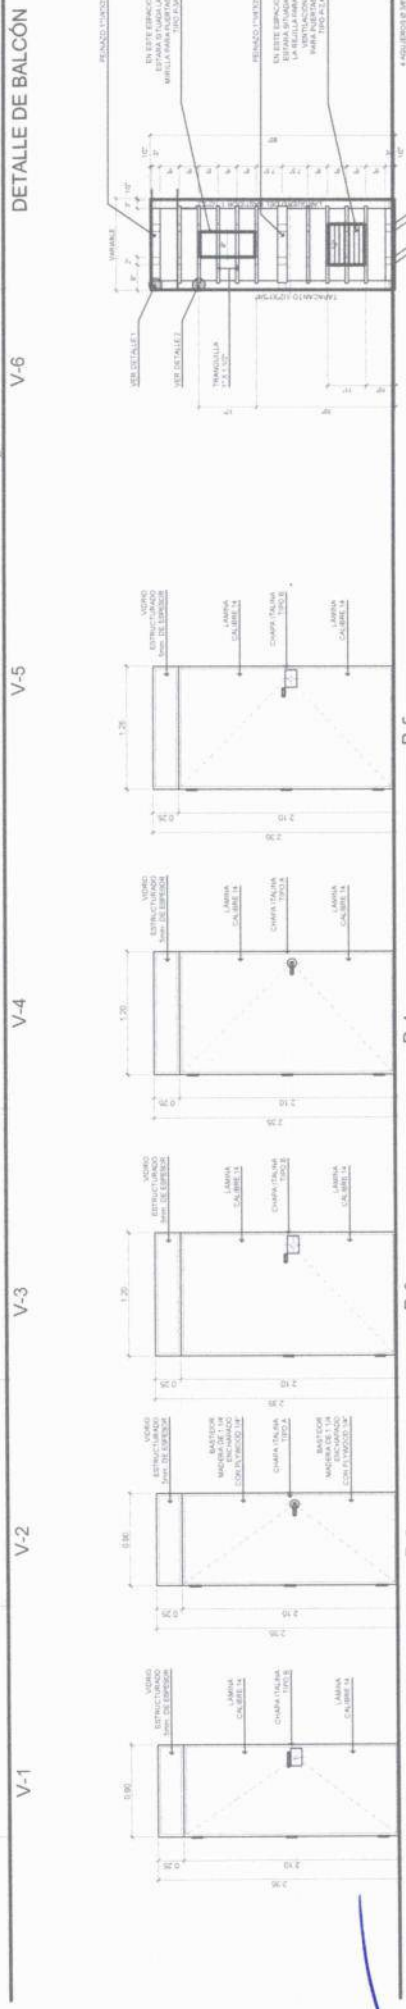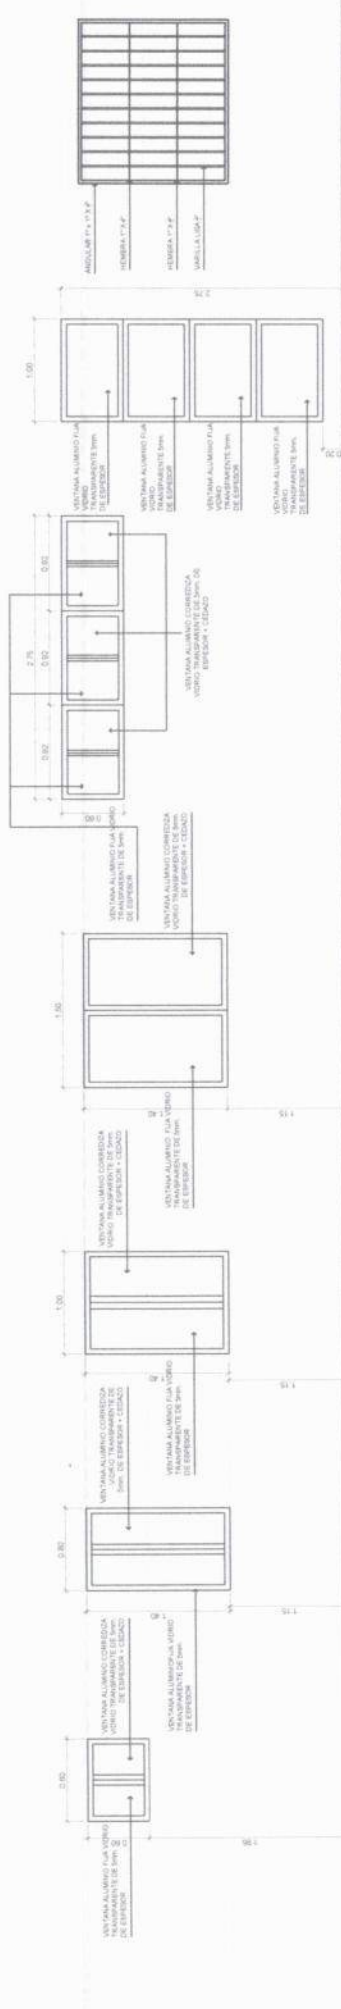

ARMADO TÍPICO PARA BASTIDOR DE HOJA DE PUERTA

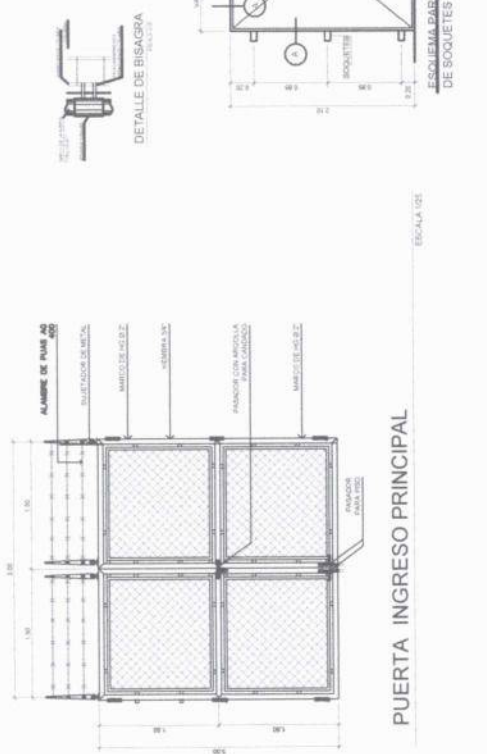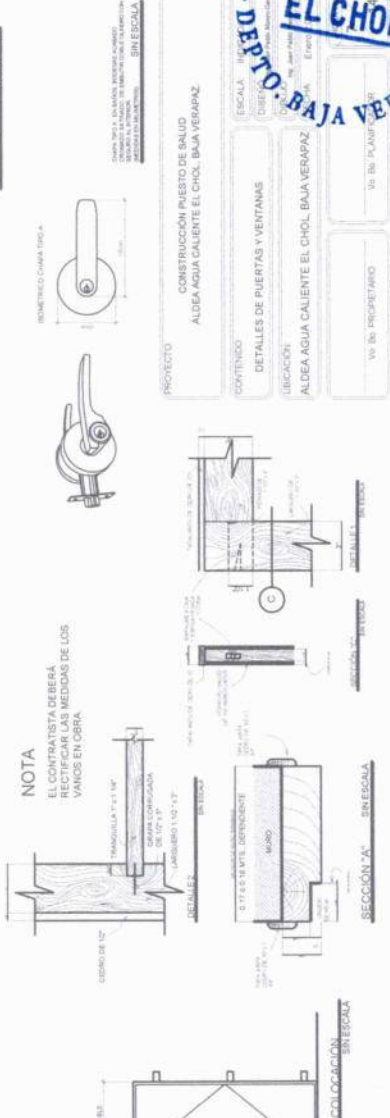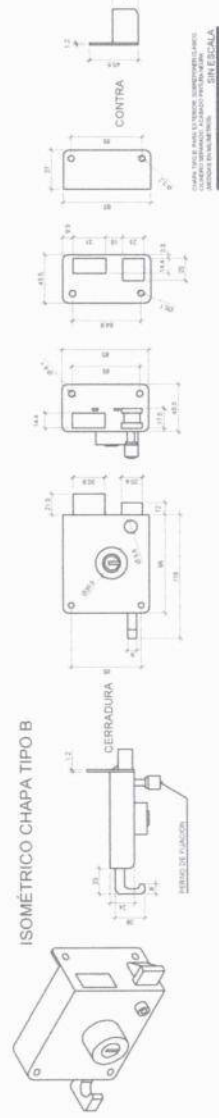


INGENIERO EN PLUMB
 COL.: 11.055.556
Swan Pablo Chang
Juan Pablo Chang


ALCALDIA MUNICIPAL - EL CHOL - DEPTO. BAJA VERAPAZ
SANTI CRUZ
[Handwritten Signature]

PROYECTO	CONSTRUCCIÓN PUESTO DE SALUD ALDEA AGUA CALIENTE EL CHOL, BAJA VERAPAZ
CONTENIDO	DETALLES DE PUERTAS Y VENTANAS
UBICACIÓN	ALDEA AGUA CALIENTE EL CHOL, BAJA VERAPAZ
VO EN PROPIETARIO	VO EN PLANT

ESCALA	SIN ESCALA
ESCALA	SIN ESCALA
ESCALA	SIN ESCALA
ESCALA	SIN ESCALA






ESCALA	SIN ESCALA
ESCALA	SIN ESCALA
ESCALA	SIN ESCALA
ESCALA	SIN ESCALA

ILUMINACION SIMBOLOGIA	
	TUBERIO DE DISTRIBUCION #4 1/2 IN. SMT
	LAMPARA DE 120V 150 W PARABOLICA DE 24 IN. (MTT), SERVICIO RESISTENTE
	LAMPARA PARABOLICA DE 120V 150 W
	INDUCTORES ACABADOS DE PINTURA, PANA SOBREPONE EN PARED O TUBO
	LINEA SERVIDOR
	LINEA NEUTRO
	LINEA ACTIVA
	INTERRUPTOR SIMPLE 1P - 150 VRS. SMT.
	INTERRUPTOR DOBLE 2P - 150 VRS. SMT.
	INTERRUPTOR TRIPLE 3P - 150 VRS. SMT.

FUERZA SIMBOLOGIA	
	TUBERIO DE DISTRIBUCION #4 1/2 IN. SMT
	TOMACORRIENTE 15 AMP. POLARIZADO 120V. INCL. 30 %
	TOMACORRIENTE 15 AMP. POLARIZADO 120V. PANA CALIENTE/NOVA
	TOMACORRIENTE 15 AMP. POLARIZADO 120V. INCL. 30 %
	LINEA NEUTRO
	LINEA ACTIVA
	TIERRA
	TUBERIA PVC ELECTRO DIBUJO DE TIPO

AGUA POTABLE SIMBOLOGIA	
	INDICA TE 80° HORIZONTAL
	INDICA CODO 60° HORIZONTAL
	INDICA CODO A 90° VERTICAL
	INDICA TE 80° VERTICAL
	INDICA REDUCTOR
	INDICA VALVULA
	INDICA TUBERIA PVC DIAMETRO INDICADO

DRENAJES SIMBOLOGIA	
	TUBERIA PVC 6" INDICADO
	AGUA PLUVIAL
	TE DE PVC A 45°
	CODO VERTICAL
	CODO A 45°
	TUBERIA PVC 6" INDICADO
	AGUAS SERVIDAS
	CAJA DE REGISTRO
	INDICA BAP
	SIFON TERMINAL
	TT- HORIZONTAL
	CAJA TRAMPA DE GRASA

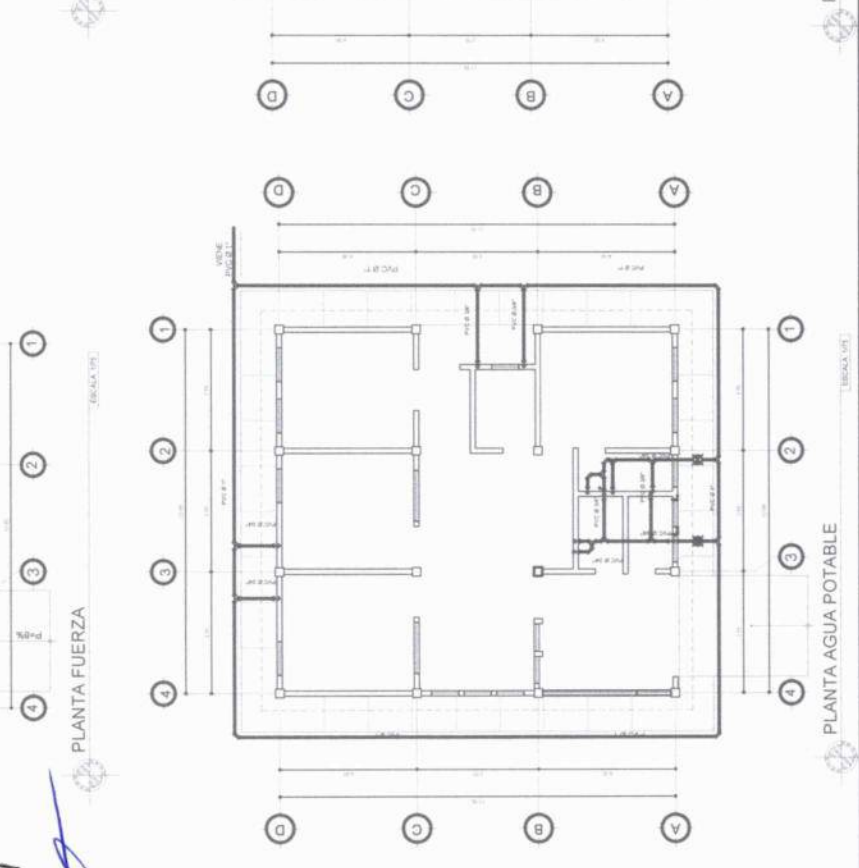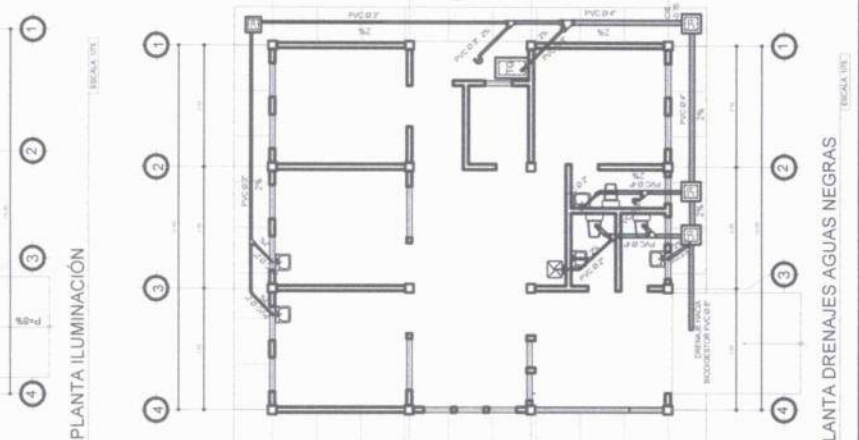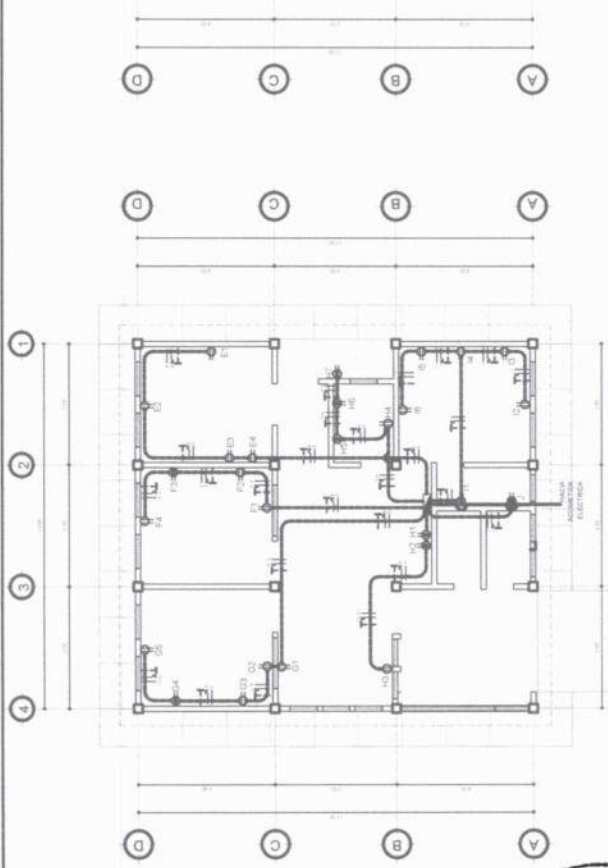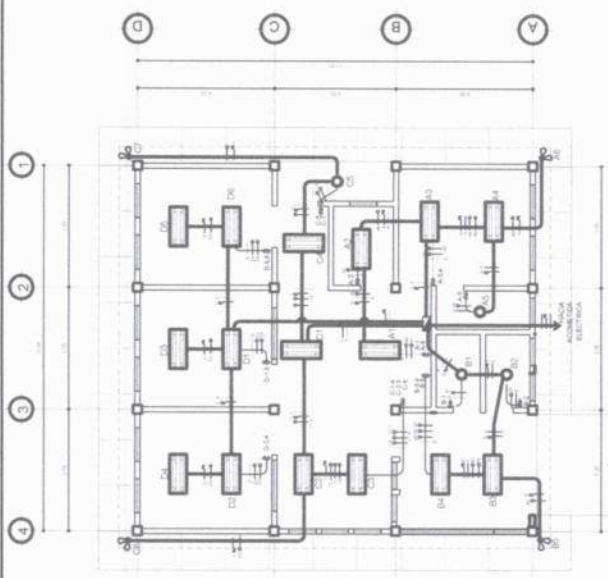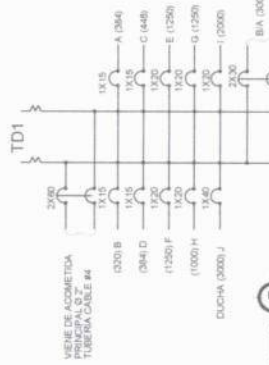

PROYECTO: CONSTRUCCION PUERTO DE SALUD ALDEA AGUA CALIENTE EL CHOL, BAJA VERAPAZ

CONTENIDO: INSTALACIONES FUERZA, AGUA POTABLE, DRENAJES

ELABORADO: [Signature]

VERIFICADO: [Signature]

PROYECTADO: [Signature]

REVISADO: [Signature]

APROBADO: [Signature]

FECHA: [Date]

ESCALA: [Scale]

INGENIERO CIVIL

Juan Pablo Sango


COL: 11845856

01.00


ALCALDIA MUNICIPAL EL CHOL BAJA VERAPAZ

SANTA CRUZ

[Signature]

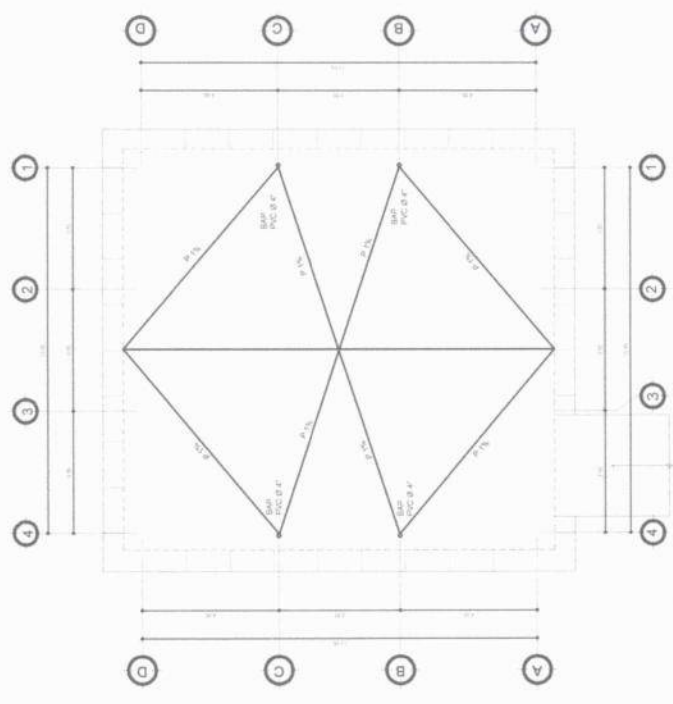


PLANTA UBICACION DE BAJADAS DE AGUA PLUVIAL
ESCALA 1/5

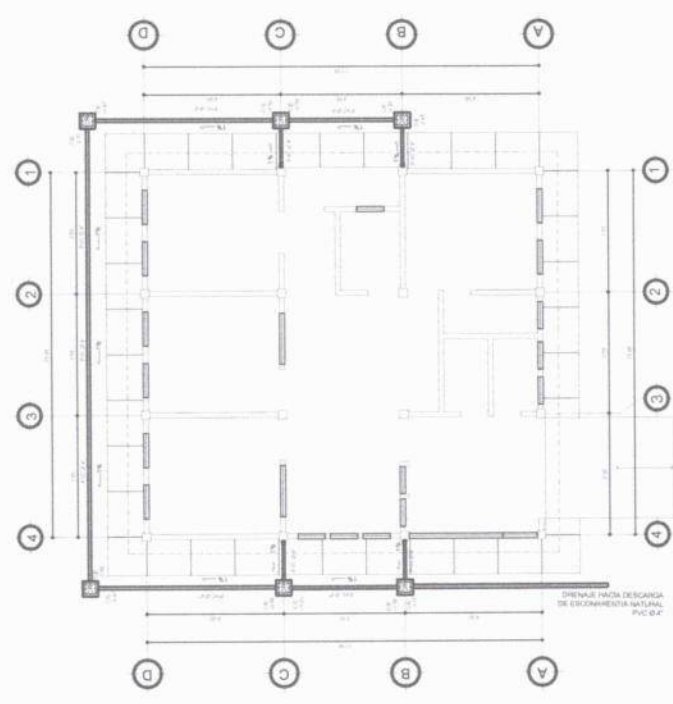


PLANTA DRENAJE DE AGUA PLUVIAL
ESCALA 1/5

DRENAJE PLUVIAL	
SIMBOLOGIA	
	TUBERIA PVC Ø INDICADO
	TE DE PVC A 45°
	CODO VERTICAL
	CODO A 45°
	TUBERIA PVC Ø INDICADO
	AGUA PLUVIAL INDICA BAP
	T" HORIZONTAL
	CAJA DE REGISTRO

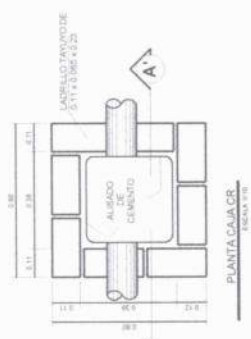

PLANTA CAJA CR
ESCALA 1/5

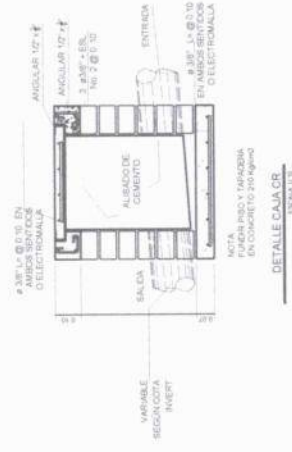

DETALLE CAJA CR
ESCALA 1/5

INGENIERO CIVIL
COL. 57555
34
Juan Pablo Chaves
Firma




[Handwritten signature in blue ink]



INGENIERO CIVIL
Juan Pablo Mungo
 001 444 4422
 01.00





[Handwritten signature in blue ink]

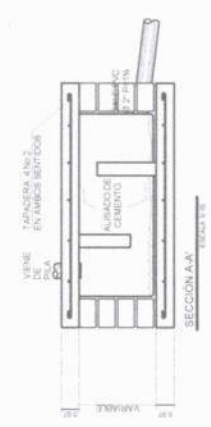


DETALLE CAJA TRAMPA DE GRASA
(INSTALACION SANITARIA)

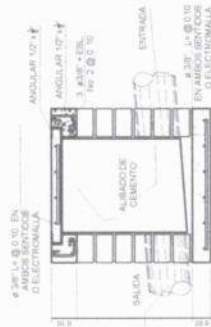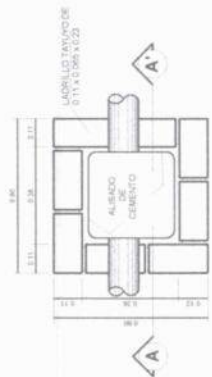

DETALLE CAJACER
EN PLANTIG

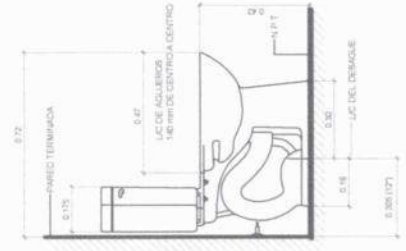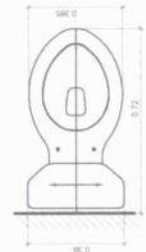

DETALLE INODORO ONE
A UTILIZAR

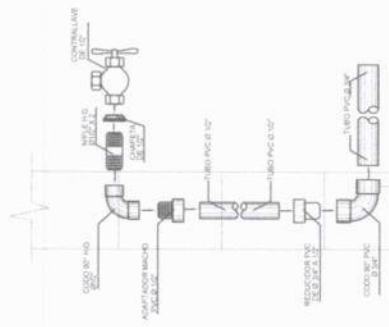


DETALLE PARA ACOMETIDA DE ARTEFACTOS SANITARIOS
ESCALA 3/8"

- DESCRIPCION:**
- PORCELANA VITRIFICADA.
 - LAVAMANOS DE PEDESTAL.
 - BACK SPLASH (REBORDE QUE IMPIDE QUE EL AGUA FLUYA POR LA PARED).
 - PERFORACION PARA GRIFERIA DE UN AGUJERO, 4"
 - U 8"

AGUA POTABLE	
SIMBOLO	DESCRIPCION
▴	REGULA 1/2" DE P.V.C. 4"
▾	REGULA 1/2" DE P.V.C. 4"
□	REGULA 1/2" DE P.V.C. 4"
■	REGULA 1/2" DE P.V.C. 4"
▲	REGULA 1/2" DE P.V.C. 4"
■	REGULA 1/2" DE P.V.C. 4"

DRENAJES	
SIMBOLO	DESCRIPCION
▴	TUBERIA PVC Ø REDUCIDO
▾	TUBERIA PVC Ø REDUCIDO
▾	TUBERIA PVC Ø REDUCIDO
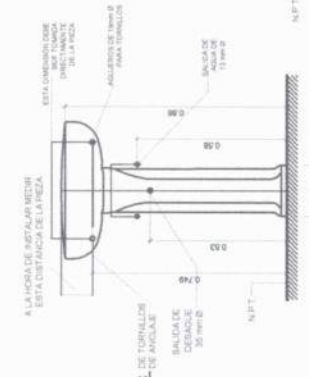

DETALLE LAVAMANOS TIPO OLYMPIUS CON PEDESTAL TIPO OVAL
PARA INSTALACIONES

52

ALCALDIA MUNICIPAL - BAJARRA VIEJA - GUATEMALA

EL CHOL

PROYECTO: CONSTRUCCION PUESTO DE BAÑO ALDEA AGUA CALIENTE EL CHOL BAJA VERAPAZ

ESCALA: 1/20


CONTENIDO: DETALLE DE CAJAS DE REGISTRO, TOMAS DE AGUA Y ARTEFACTOS SANITARIOS

UBICACION: ALDEA AGUA CALIENTE EL CHOL BAJA VERAPAZ


PROYECTISTA: W. B. PROYECTAR



PLANTA POZO DE ABSORCIÓN

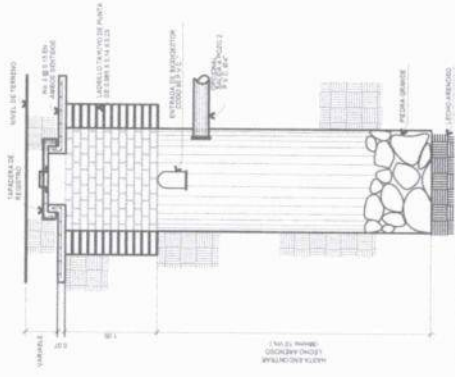

SECCIÓN DE POZO DE ABSORCIÓN

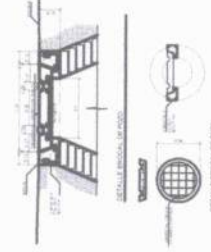

DETALLE ESCALERA


NOTA: - INGENIERO DE CONSULTORÍA: ANTONIO POZO DE ABSORCIÓN COMO EN BIODIGESTOR

PROYECTO: CONSTRUCCIÓN PUERTO DE SALUD ALDEA AGUA CALIENTE EL CHOL, BAJA VERAPAZ


CONTENIDO: BIODIGESTOR, CANAL DE REJAS, CASETA PARA BOMBA, POZO DE ABSORCIÓN Y CISTERNA

UBICACIÓN: ALDEA AGUA CALIENTE EL CHOL, BAJA VERAPAZ


INFORMACIÓN: No. de PROYECTO: No. de PLANIFICACION: No. de PROPIETARIO:

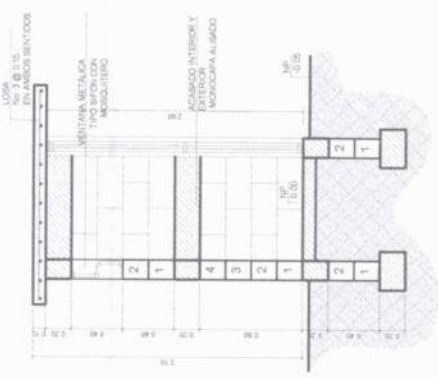


SECCIÓN B-B

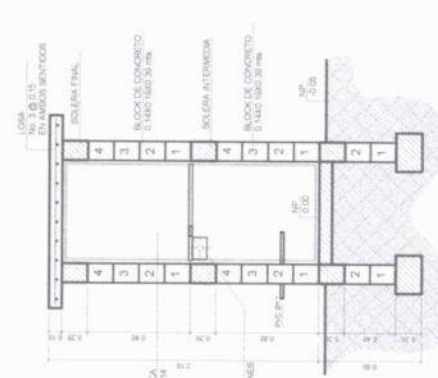

SECCIÓN A-A

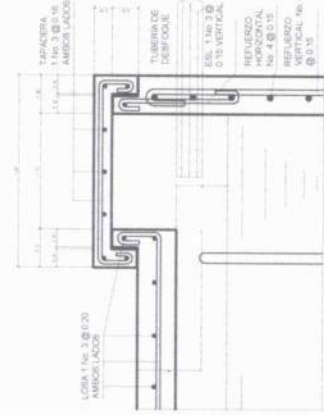


DETALLE CISTERNA

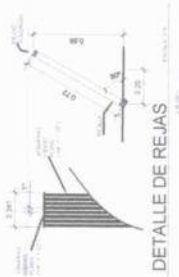


DETALLE DE REJAS




DETALLE ANCLAJE DE REJAS

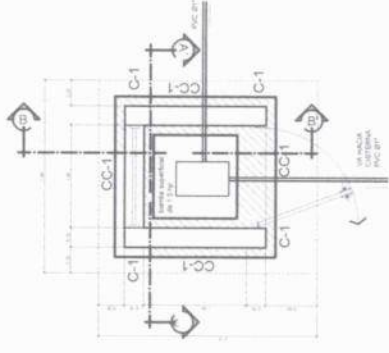


PLANTA CASETA DE BOMBA

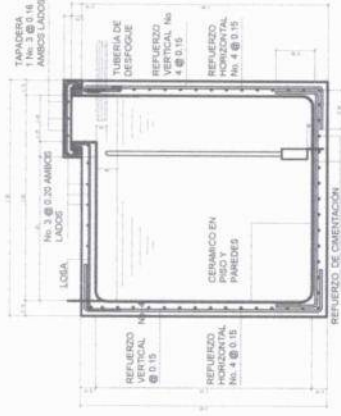


SECCIÓN CISTERNA

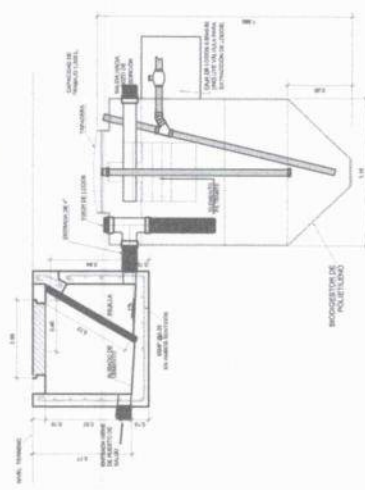


SECCIÓN CANAL DE REJAS Y BIODIGESTOR

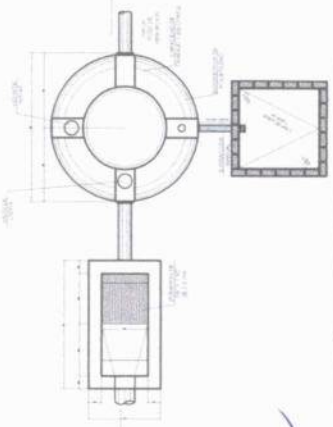


PLANTA CANAL DE REJAS Y BIODIGESTOR

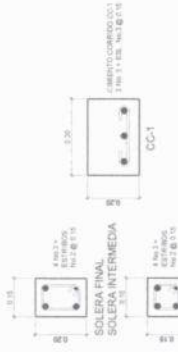

DETALLES ESTRUCTURALES

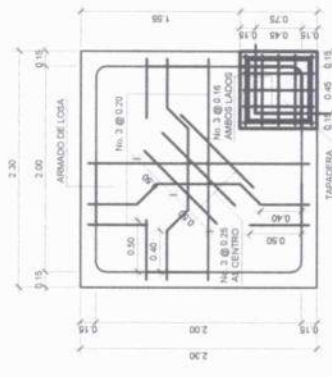

ARMADURA DE LOSA CISTERNA

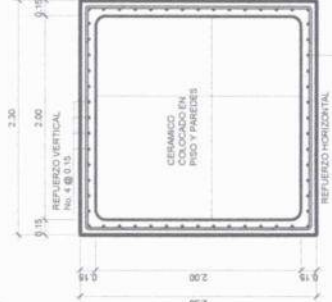

PLANTA CISTERNA



Juan Pablo
INGENIERO
COL.: 11.875





ALCALDIA MUNICIPAL - SANTA CRUZ EL CHOL - DEPTO. BAJA VERAPAZ



INGENIERO CIVIL
COL.: 11.822

Juan Pablo...

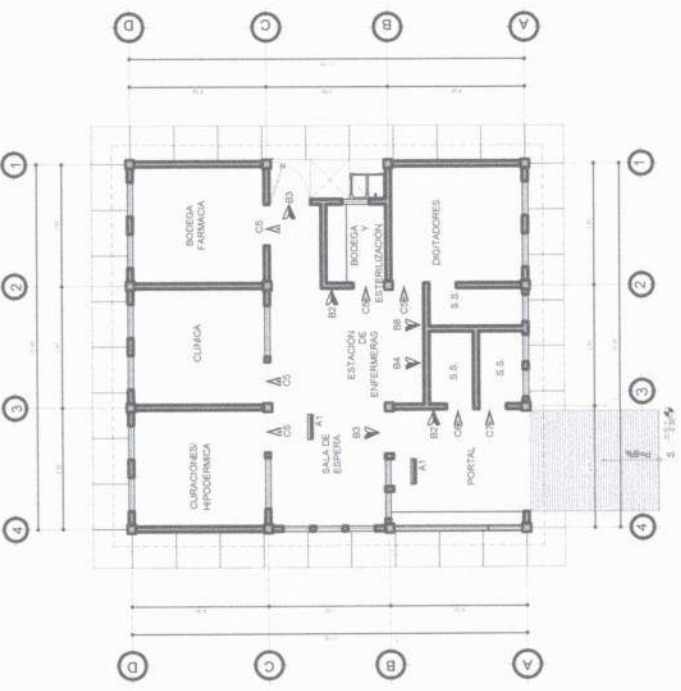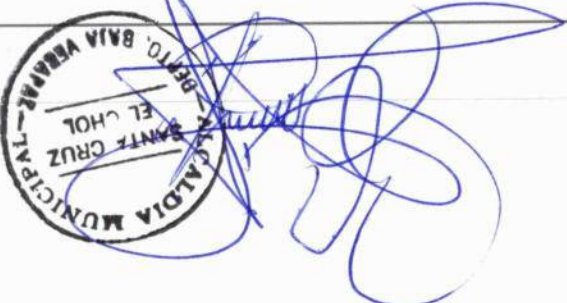

NOMENCLATURA

NOTA:
EL SENTIDO DEL ROTULO VARIA DE ACUERDO AL LUGAR DONDE SE VA A COLOCAR EL ROTULO. EL AZARADO DEBE MANTENERSE FOTOLUMINISCENTE.

DESCRIPCION:
B = COLOR BLANCO
R = ROTULO EN PARED
C = COLOR AZUL
A = COLOR AZUL
M = MATERIAL
NA = MATERIAL

SIMBOLOGIA



	A = INDICAR ROTULO SUSPENDIDO EN CIELO
	B = INDICAR ROTULO SOBRE PARED
	C = INDICAR ROTULO SOBRE PARED

NOTA:

ROTULOS INTERIORES:
SE COLOCARAN ROTULOS DE IDENTIFICACION POR CADA AMBIENTE YA SEA EN MURO, PUERTA O COLOCADOS EN EL CIELO SEGUN INDICACIONES EN PLANOS.

LA SEÑALIZACION CORRESPONDIENTE A INDICACIONES DE SALIDAS DE EMERGENCIA, SERVICIOS SANITARIOS Y SEÑALIZACIONES DE PROHIBICIONES, MANTENDRAN SUS COLORES INDICADOS EN ESTA HOJA DE DETALLES.

 EL RESTO DE SEÑALIZACIONES TENDRAN EL COLOR CORRESPONDIENTE AL AREA A LA CUAL CORRESPONDEN, SEGUN SE INDICA EN CADA ROTULO EN ALGUNOS CASOS. LA UBICACION DE LOS ROTULOS VARIA YA QUE PARA ALGUNOS EN UN AREA SE COLOCARA EN CIELO MIENTRAS QUE EN OTRA SE COLOCARA EN EL MURO. ESTO SE ENCONTRARA IDENTIFICADO EN LOS PLANOS RESPECTIVOS.

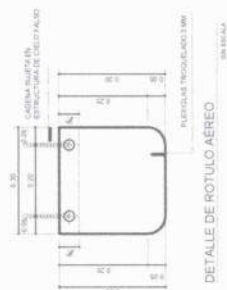





DETALLE DE ROTULO EN PUERTA

MODELO ROTULO DE NOMBRE DEL AMBIENTE
LETRAS EN BLANCO MAYUSCULAS Y FONDO DEL ROTULO DEBEA UN COLOR ADECUADO PARA EL AREA DONDE SE ENCUENTRA.
ACTIVADO A 100% EN ESCALA



SEÑALIZACION PARA PREVENCIÓN COVID-19
OCUPACION DE PACIENTES 5 PERSONAS MAXIMO

PUNTO DE REUNION DISTANCIAMIENTO 1.50M

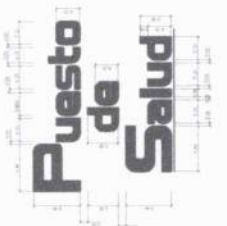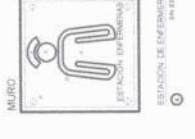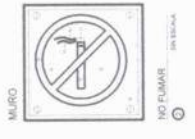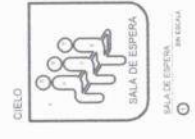


ESPECIFICACIONES PARA EL ROTULO DE RESINA POLIESTER CON PINTURA CARBONATA DE CALCIO Y FIBRA DE VIDRIO. EL ESPESOR DE LA PLACA DE UNA A DOS (1) CM. CON UN PESO LIBRAL INCLUIVE TABLONES DE 1.20 X 1.20 M. O SIMILAR PARA ANCLAJE DE IMPACTO HP5 ESPECIALES PARA MANTOSTERIA CON UNA RESISTENCIA DE 40 LIBRAS.




Juan Pablo Obando
 INGENIERO CIVIL
 COL. 91.00
 6

ALCALDIA MUNICIPAL - DEPTO. BAJA VERAPAZ - EL CHOL - SANTA CRUZ

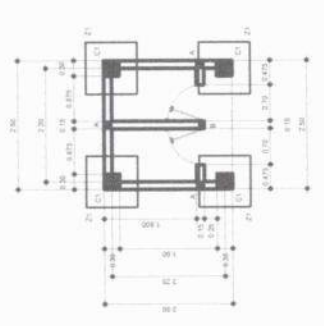


CIMENTACION

ESCALA 1/50

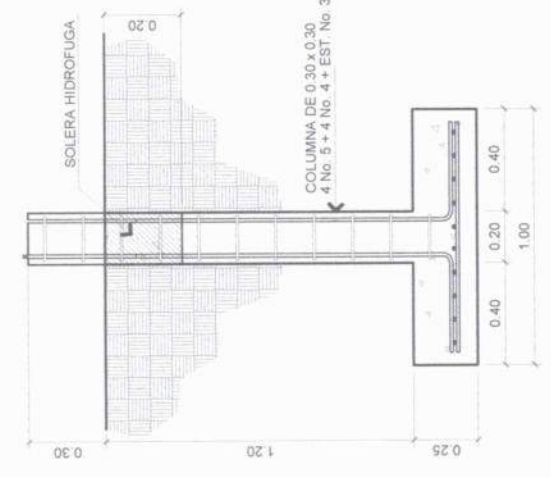


ZAPATA

ESCALA 1/20

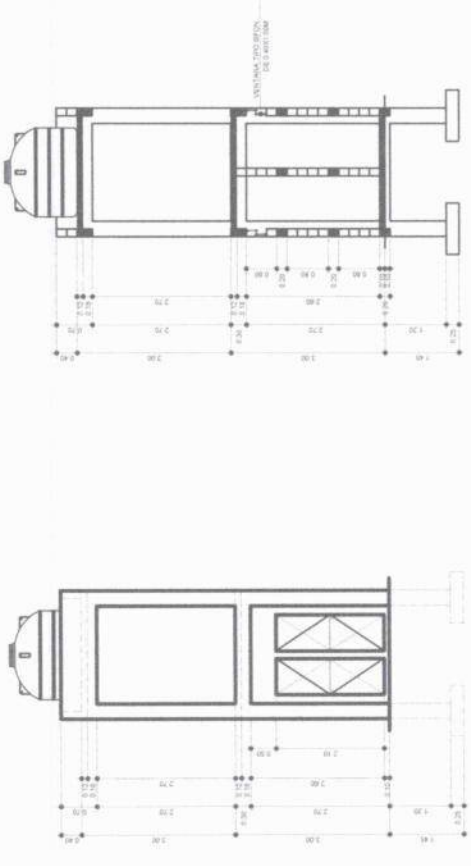


ESCALA 1/20

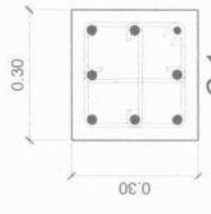

C-1


4 No. 5 + 4 No. 4 + EST. No. 3 @ 0.15

COLUMNA

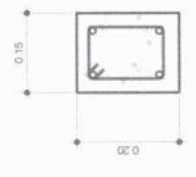


SOLERA INTERMEDIA Y VIGA DE AMARRE

4 Ø No. 3 + EST. No. 2 @ 0.15

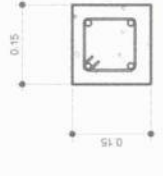

SOLERA INTERMEDIA

4 Ø No. 3 + EST. No. 2 @ 0.15

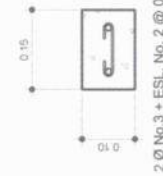


SOLERA INTERMEDIA

2 Ø No. 3 + ESL. No. 2 @ 0.15

NOTA:
 TOMANDO COMO BASE LA ESTRUCTURA DEL CENTRO DE ACOPIO SE CONSTRUIRÁ SOBRE EL LA ESTRUCTURA DEL TANQUE ELEVADO, Y ASI REDUCIR AREA DE CONSTRUCCIÓN, CUMPLIENDOSE CON AL TRUA Y CAPACIDAD DE ALMACENAMIENTO DE AGUA DE 2.500 LTS CON LA ESTRUCTURA TIPICA DE TANQUE ELEVADO.
 LOS ACABADOS SERAN IGUAL A LOS ESPECIFICADOS EN EL INTERIOR Y EXTERIOR DEL PUETO SALUD.

SOLERA CORONA

6 Ø No. 4 + EST. No. 2 @ 0.15

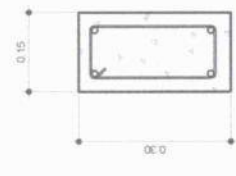

49

ALCALDIA MUNICIPAL - DEPTO. BAJA VERAPAZ - EL CHOL

CONSTRUCCION PUETO DE SALUD ALDEA AGUA CALENTE EL CHOL BAJA VERAPAZ

CONTENIDO: CENTRO DE ACOPIO + TANQUE ELEVADO

DISEÑO: [] INDICADA

VERIFICACION: []

FECHA: []

NO. DE PROYECTO: []

NO. DE PLAN: []

ALCALDIA MUNICIPAL - DEPTO. BAJA VERAPAZ - EL CHOL

PROYECTO: CONSTRUCCIÓN PUERTO DE BALDIO ALDEA AGUA CALIENTE EL CHOL, BAJA VERAPAZ


CONTENIDO: MURO DE CONTENCIÓN • MALLA PERIMÉTRICA

UBICACIÓN: ALDEA AGUA CALIENTE EL CHOL, BAJA VERAPAZ

FECHA: 2017


ESCALA: 1/10

VS. IN. PROPIETARIO

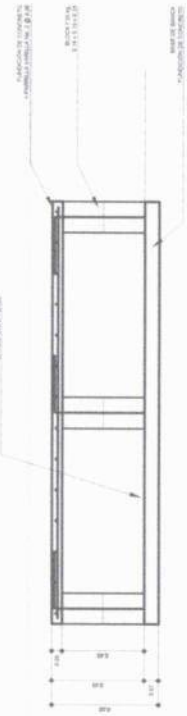

Sección Longitudinal de Banca

ESCALA 1:10

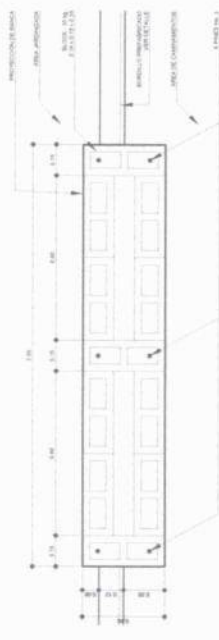


Detalle de Banca

ESCALA 1:10




Sección Zapata Z-1

escala 1:5

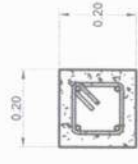


Sección Zapata Z-1

escala 1:5

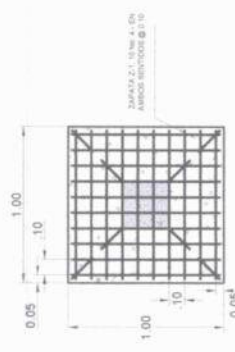

Planta Zapata Z-1

escala 1:5


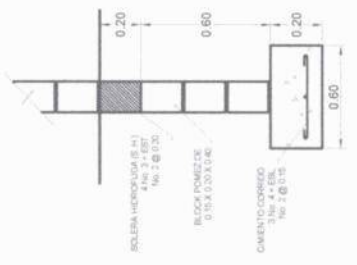


Cimiento Comido

ESCALA 1:10

CORTE TÍPICO DE MURO SENCILLO

ESCALA 1/10

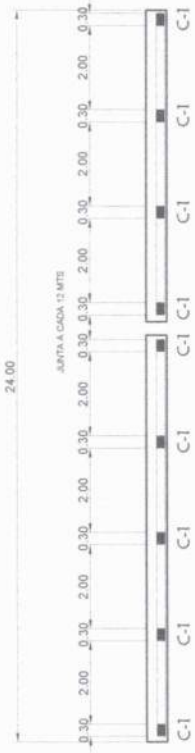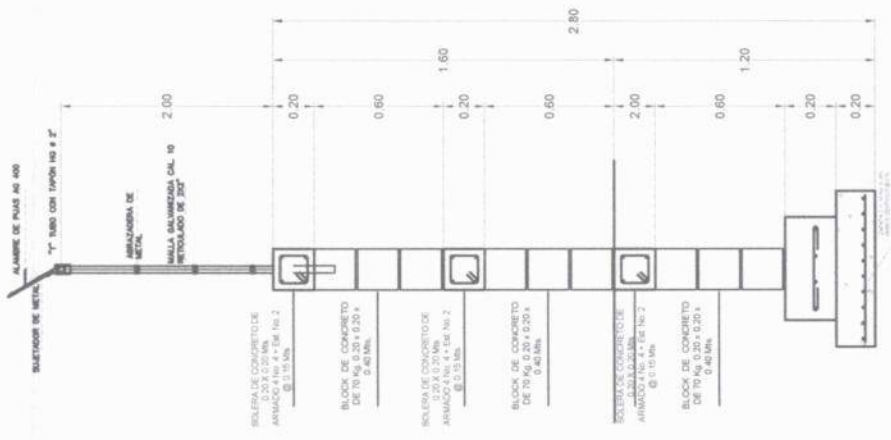

DISTRIBUCION DE COLUMNAS

SIN ESCALA

COLUMNA TIPO C-1

ESCALA 1/5

SOLERA HUMEDAD, INTERMEDIA Y REMATE DE MURO

ESCALA 1/10

INGENIERO CIVIL

Suan Pablo Mungo

COSTO: Q. 1.00


ALCALDIA MUNICIPAL - DEPTO. BAJA VERAPAZ - EL CHOL

EL SANTO CRUZ

[Handwritten Signature]

PLANOS
CONRED


POLIGONO DEL NUEVO TERRENO PARA CONSTRUCCION DEL PUESTO DE SALUD ALDEA AGUA CALIENTE, EL CHOL, BAJA VERAPAZ

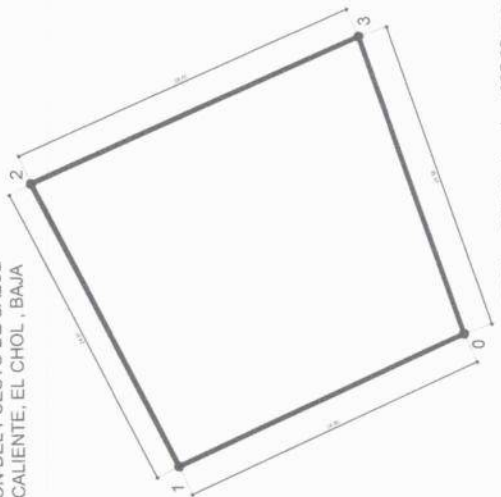

AREA = 646.39 mts cds = 925.08 vrs cds

DE	A	AZIMUTS	DISTANCIA Mts
0	1	335°3'8"	24.50
1	2	62°16'4"	24.81
2	3	155°41'13"	28.00
3	0	250°24'33"	24.58

NOTA:
TALUDES:
SE RECOMIENDA EN CASO DE SER NECESARIO LANZAR MORTERO A LOS TALUDES CON EL FIN DE EVITAR DESPUNTES DE LOS MISMO

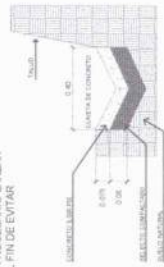

PLANTA Y CORTE DE CUNETETA AL PIE DEL MURO DE CONTECCION

ESCALA: 1/50

PROYECTO: CONSTRUCCION PUESTO DE SALUD ALDEA AGUA CALIENTE EL CHOL, BAJA VERAPAZ

CONTENIDO: PLANTA DE CONJUNTO

UBICACION: ALDEA AGUA CALIENTE EL CHOL, BAJA VERAPAZ

ESQA INICIADA: []

ESQA FINALIZADA: []

PROYECTADO POR: []

VERIFICADO POR: []

PROPIETARIO: []


CAMINO RURAL HACIA EL CENTRO ALDEA AGUA CALIENTE

CALLE DE INGRESO

CALLE PRINCIPAL

CAMINO RURAL HACIA EL CHOL

ESCALA: 1/100

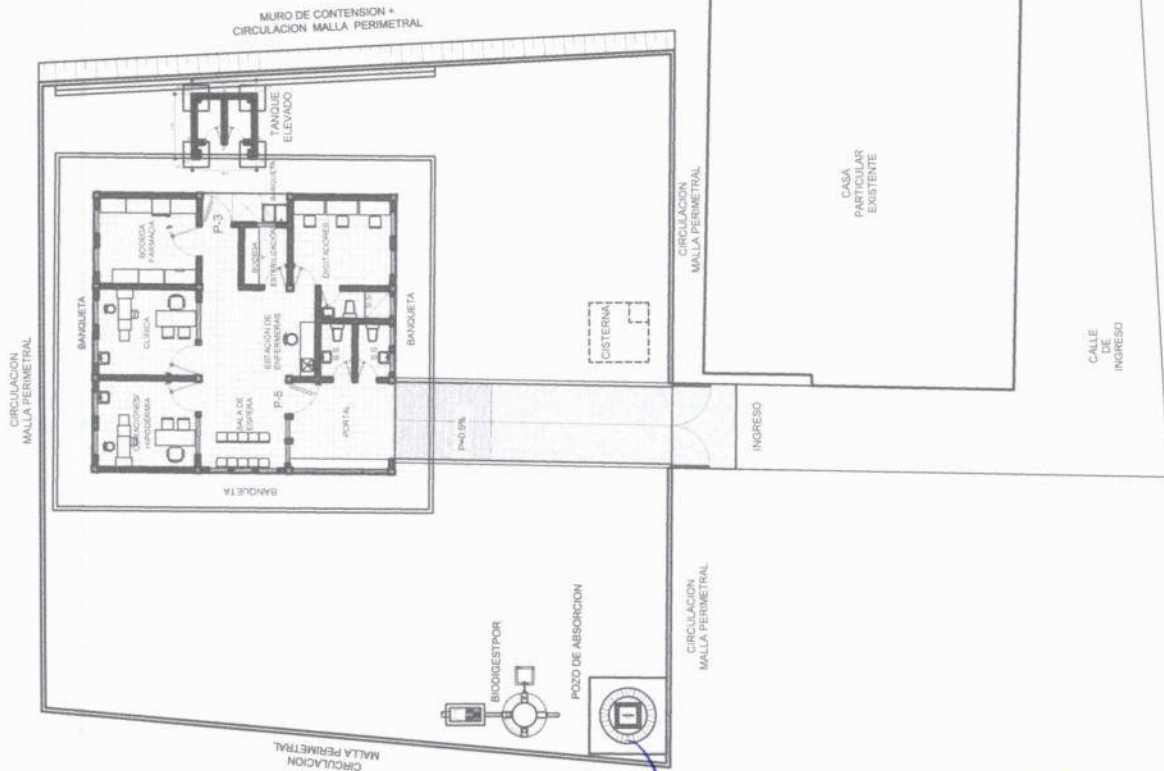


PLANTA DE CONJUNTO

Juan Pablo Chango
INGENIERO CIVIL
0.1.00
Enero 2020

ALCALDIA MUNICIPAL - EL CHOL - DEPTO. BAJA VERAPAZ
SANTA CRUZ

PROYECTO:	CONSTRUCCIÓN PUESTO DE SALUD ALDEA AGUA CALIENTE EL CHOL, BAJA VERAPAZ.
CONTENIDO:	ESCALA INDICADA PLANTA AMUEBLADA, PLANTA ACOTADA Y RUTAS DE EVACUACION
UBICACION:	DISEÑO: DIBUJO: FECHA:
	ALDEA AGUA CALIENTE EL CHOL, BAJA VERAPAZ
	Vo. Bo. PLANIFICADOR
	Vo. Bo. PROPIETARIO

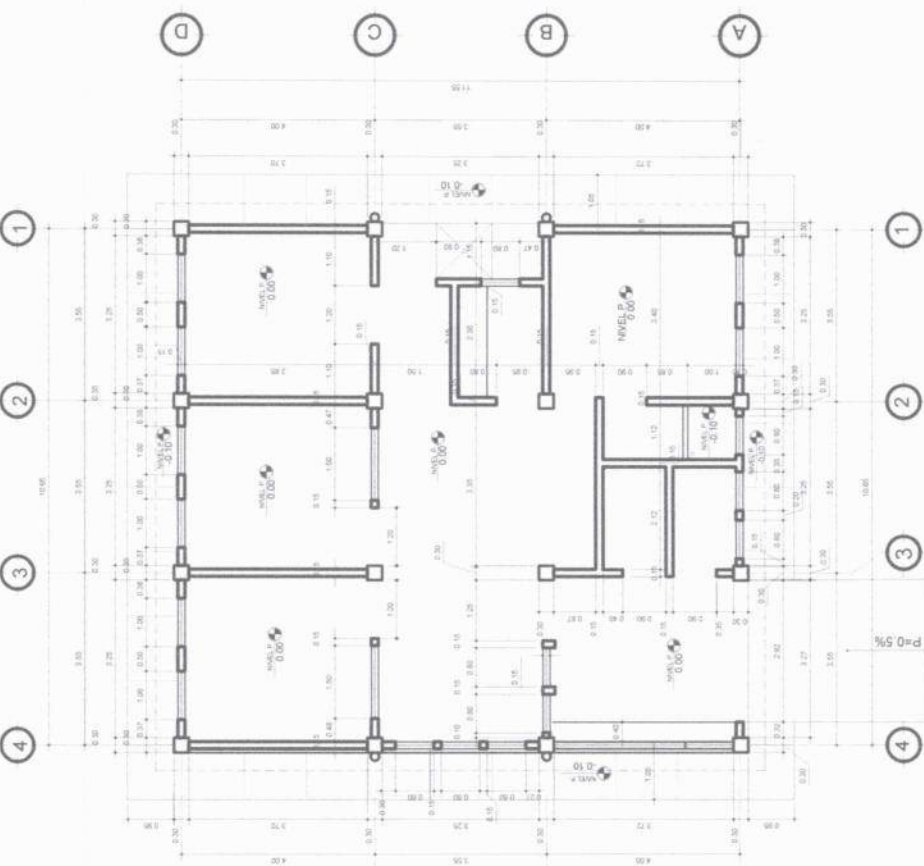

PLANTA ACOTADA

ESCALA 1/75




PLANTA AMUEBLADA Y RUTAS DE EVACUACION

ESCALA 1/75




INGENIERO CIVIL
COL.: 11.822



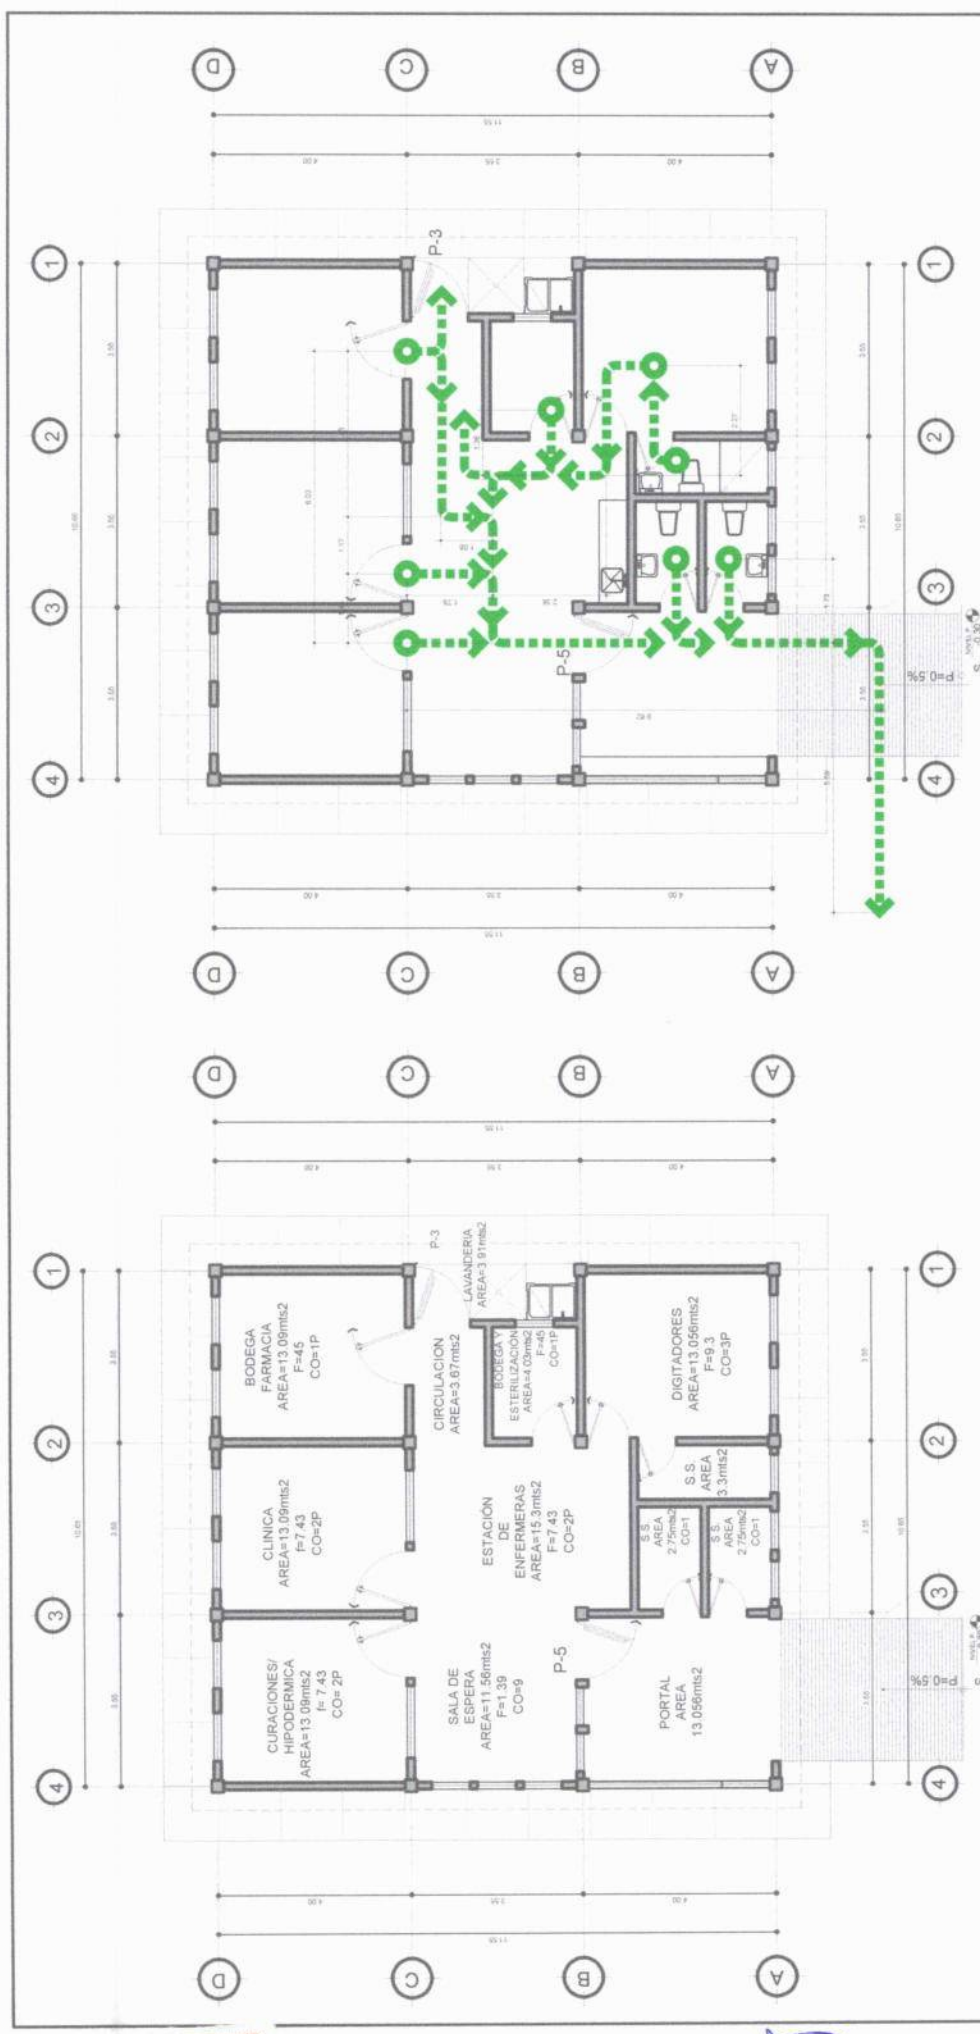

PLANTA DE AREAS
 ESCALA 1:75


DISTANCIAS RUTA DE EVACUACION
 ESCALA 1:75

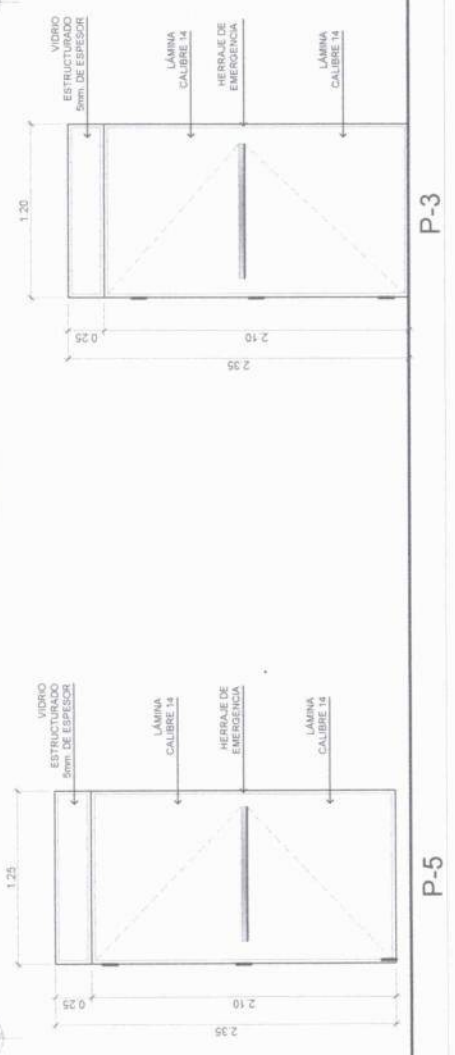

10
 INGENIERO CIVIL 7574
 COL.: 11.821
 Juan Pablo Changos

ALCALDIA MUNICIPAL
 EL CHOL
 SANTI CRUZ

PROYECTO:	CONSTRUCCION PUESTO DE SALUD ALDEA AGUA CALIENTE EL CHOL, BAJA VERAPAZ.
CONTENIDO:	PLANTA DE AREAS, PLANTA ACOTADA DE RUTAS DE EVACUACION
UBICACION:	ALDEA AGUA CALIENTE EL CHOL, BAJA VERAPAZ
ESCALA:	INDICADA
DISEÑO:	Ing. Juan Pablo Changos
DIBUJO:	Ing. Juan Pablo Changos
FECHA:	Ene. 2021
HOJA N°:	3
Vº Bº PROPIETARIO:	
Vº Bº PLANIFICADOR:	

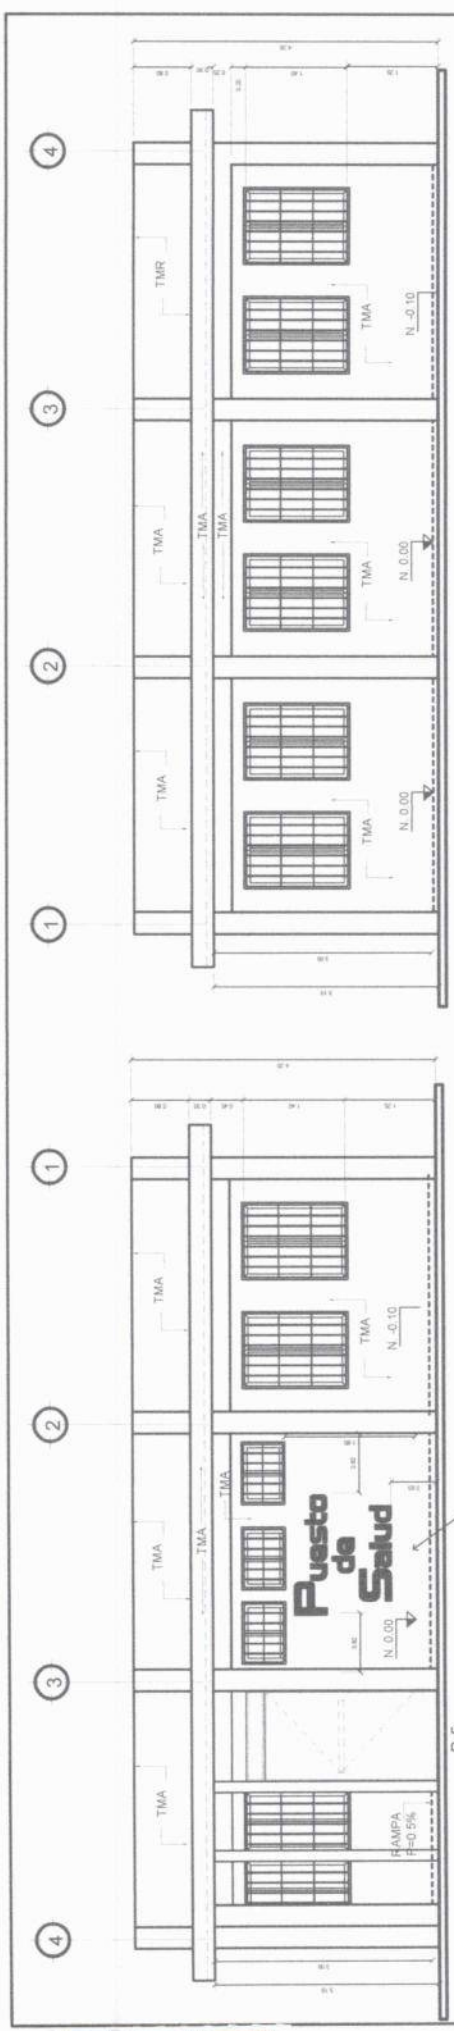


ELEVACION No. 2

ELEVACION No. 1

ESCALA 1:50

ESCALA 1:50

VERDEZALENDA DE BOTILLOS

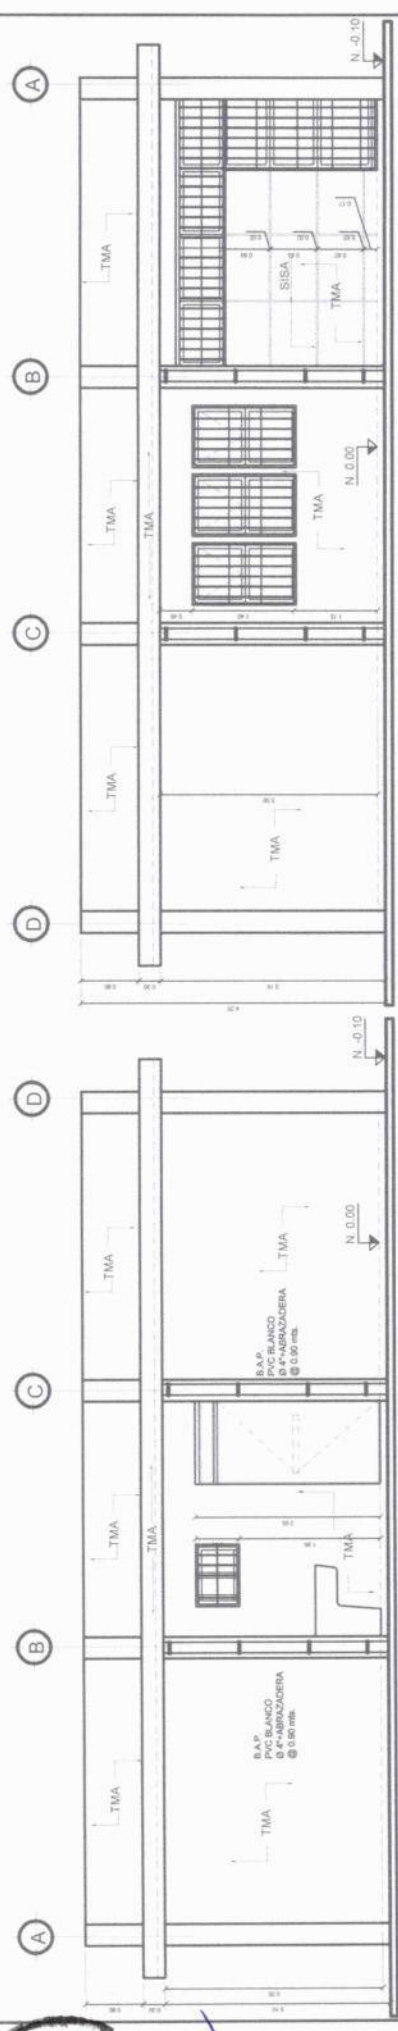

ELEVACION No. 4

ELEVACION No. 3

ESCALA 1:50

ESCALA 1:50

PROYECTO: CONSTRUCCION PUESTO DE SALUD
ALDEA AGUA CALIENTE EL CHOL, BAJA VERAPAZ.

CONTENIDO: ELEVACIONES

UBICACION: ALDEA AGUA CALIENTE EL CHOL, BAJA VERAPAZ

ESCALA: INDICADA

DISEÑO: Ing. Juan Pablo Moran Garcia

DIBUJO: Ing. Juan Pablo Moran Garcia

FECHA: Enero 2, 2021

PROPIETARIO: Vó. Bto. PROPIETARIO


PLANIFICADOR: Vó. Bto. PLANIFICADOR




Juan Pablo Moran Garcia
INGENIERO CIVIL
COL.: 11,820



Handwritten signature in blue ink.

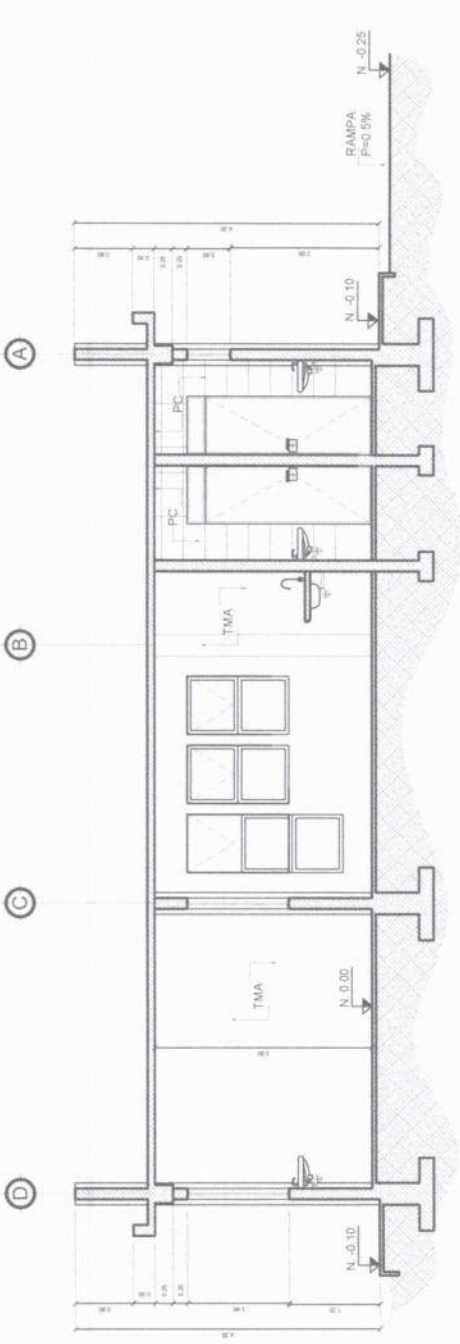

SECCION A - A
 ESCALA 1:100

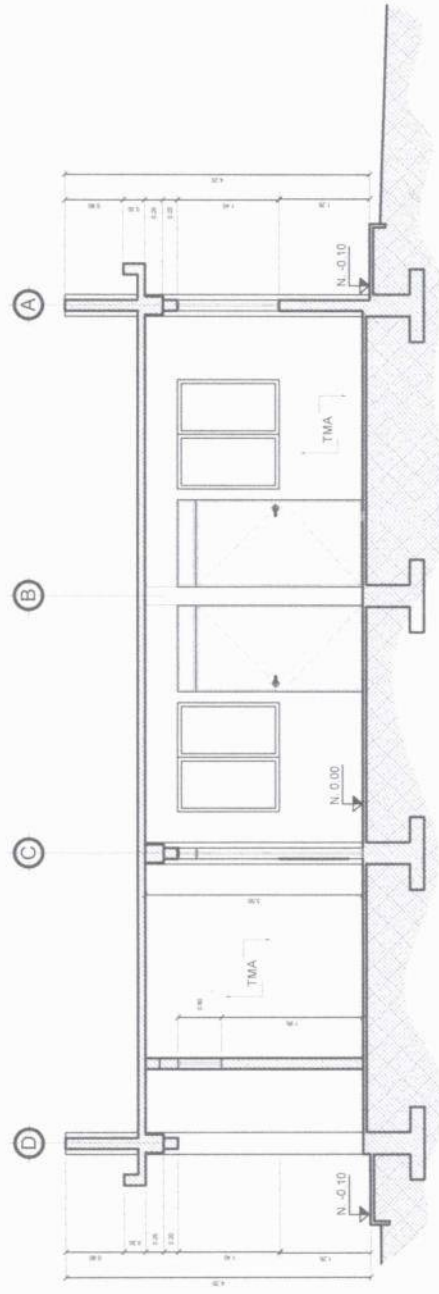

SECCION B - B
 ESCALA 1:50

PROYECTO:	CONSTRUCCIÓN PUESTO DE SALUD ALDEA AGUA CALIENTE EL CHOL, BAJA VERAPAZ.		
CONTENIDO:	SECCIONES	ESCALA:	INDICADA
UBICACIÓN:	ALDEA AGUA CALIENTE EL CHOL, BAJA VERAPAZ		
DISEÑO:	Ing. Juan Pablo Marroquin		
DIBUJO:	Ing. Juan Pablo Marroquin		
FECHA:	Enero 2010		
Vo. Bo. PROPIETARIO		Vo. Bo. PLANIFICADOR	



INGENIERO CIVIL
 COL.: 11,822
 Juan Pablo Marroquin

ALCALDIA MUNICIPAL
 EL CHOL
 BAJA VERAPAZ

[Handwritten signature]